


LEGENDA APPARECCHIATURE NUOVO CICLO COMBINATO

POS.	DENOMINAZIONE IMPIANTO
1	EDIFICIO TURBINE A GAS
1a	TURBINA A GAS
1c	GENERATORE
1d	AIR COOLER AUSILIARIO
2	CALDAIA A RECUPERO E CAMINO
3	TURBINA A VAPORE
3a	GENERATORE
4	TRASFORMATORI TURBINE A GAS
4a	TRASFORMATORE TURBINA A VAPORE
5	EDIFICIO UFFICI-SPOGLIATOI-MENSA E SALE CONFERENZE
6	EDIFICIO ELETTRICO E SALA MANOVRE
7	CONDENSATORE
8	STAZIONE TRATTAMENTO GAS NATURALE
9	MAGAZZINO
10	OFFICINE
11	AREA STOCCAGGIO BOMBOLE CO2 - H2
13	GENERATORE DIESEL EMERGENZA
15	PARCHEGGIO AUTO
16	CAMINO DI BY-PASS
17	NUOVO INGRESSO-PORTINERIA

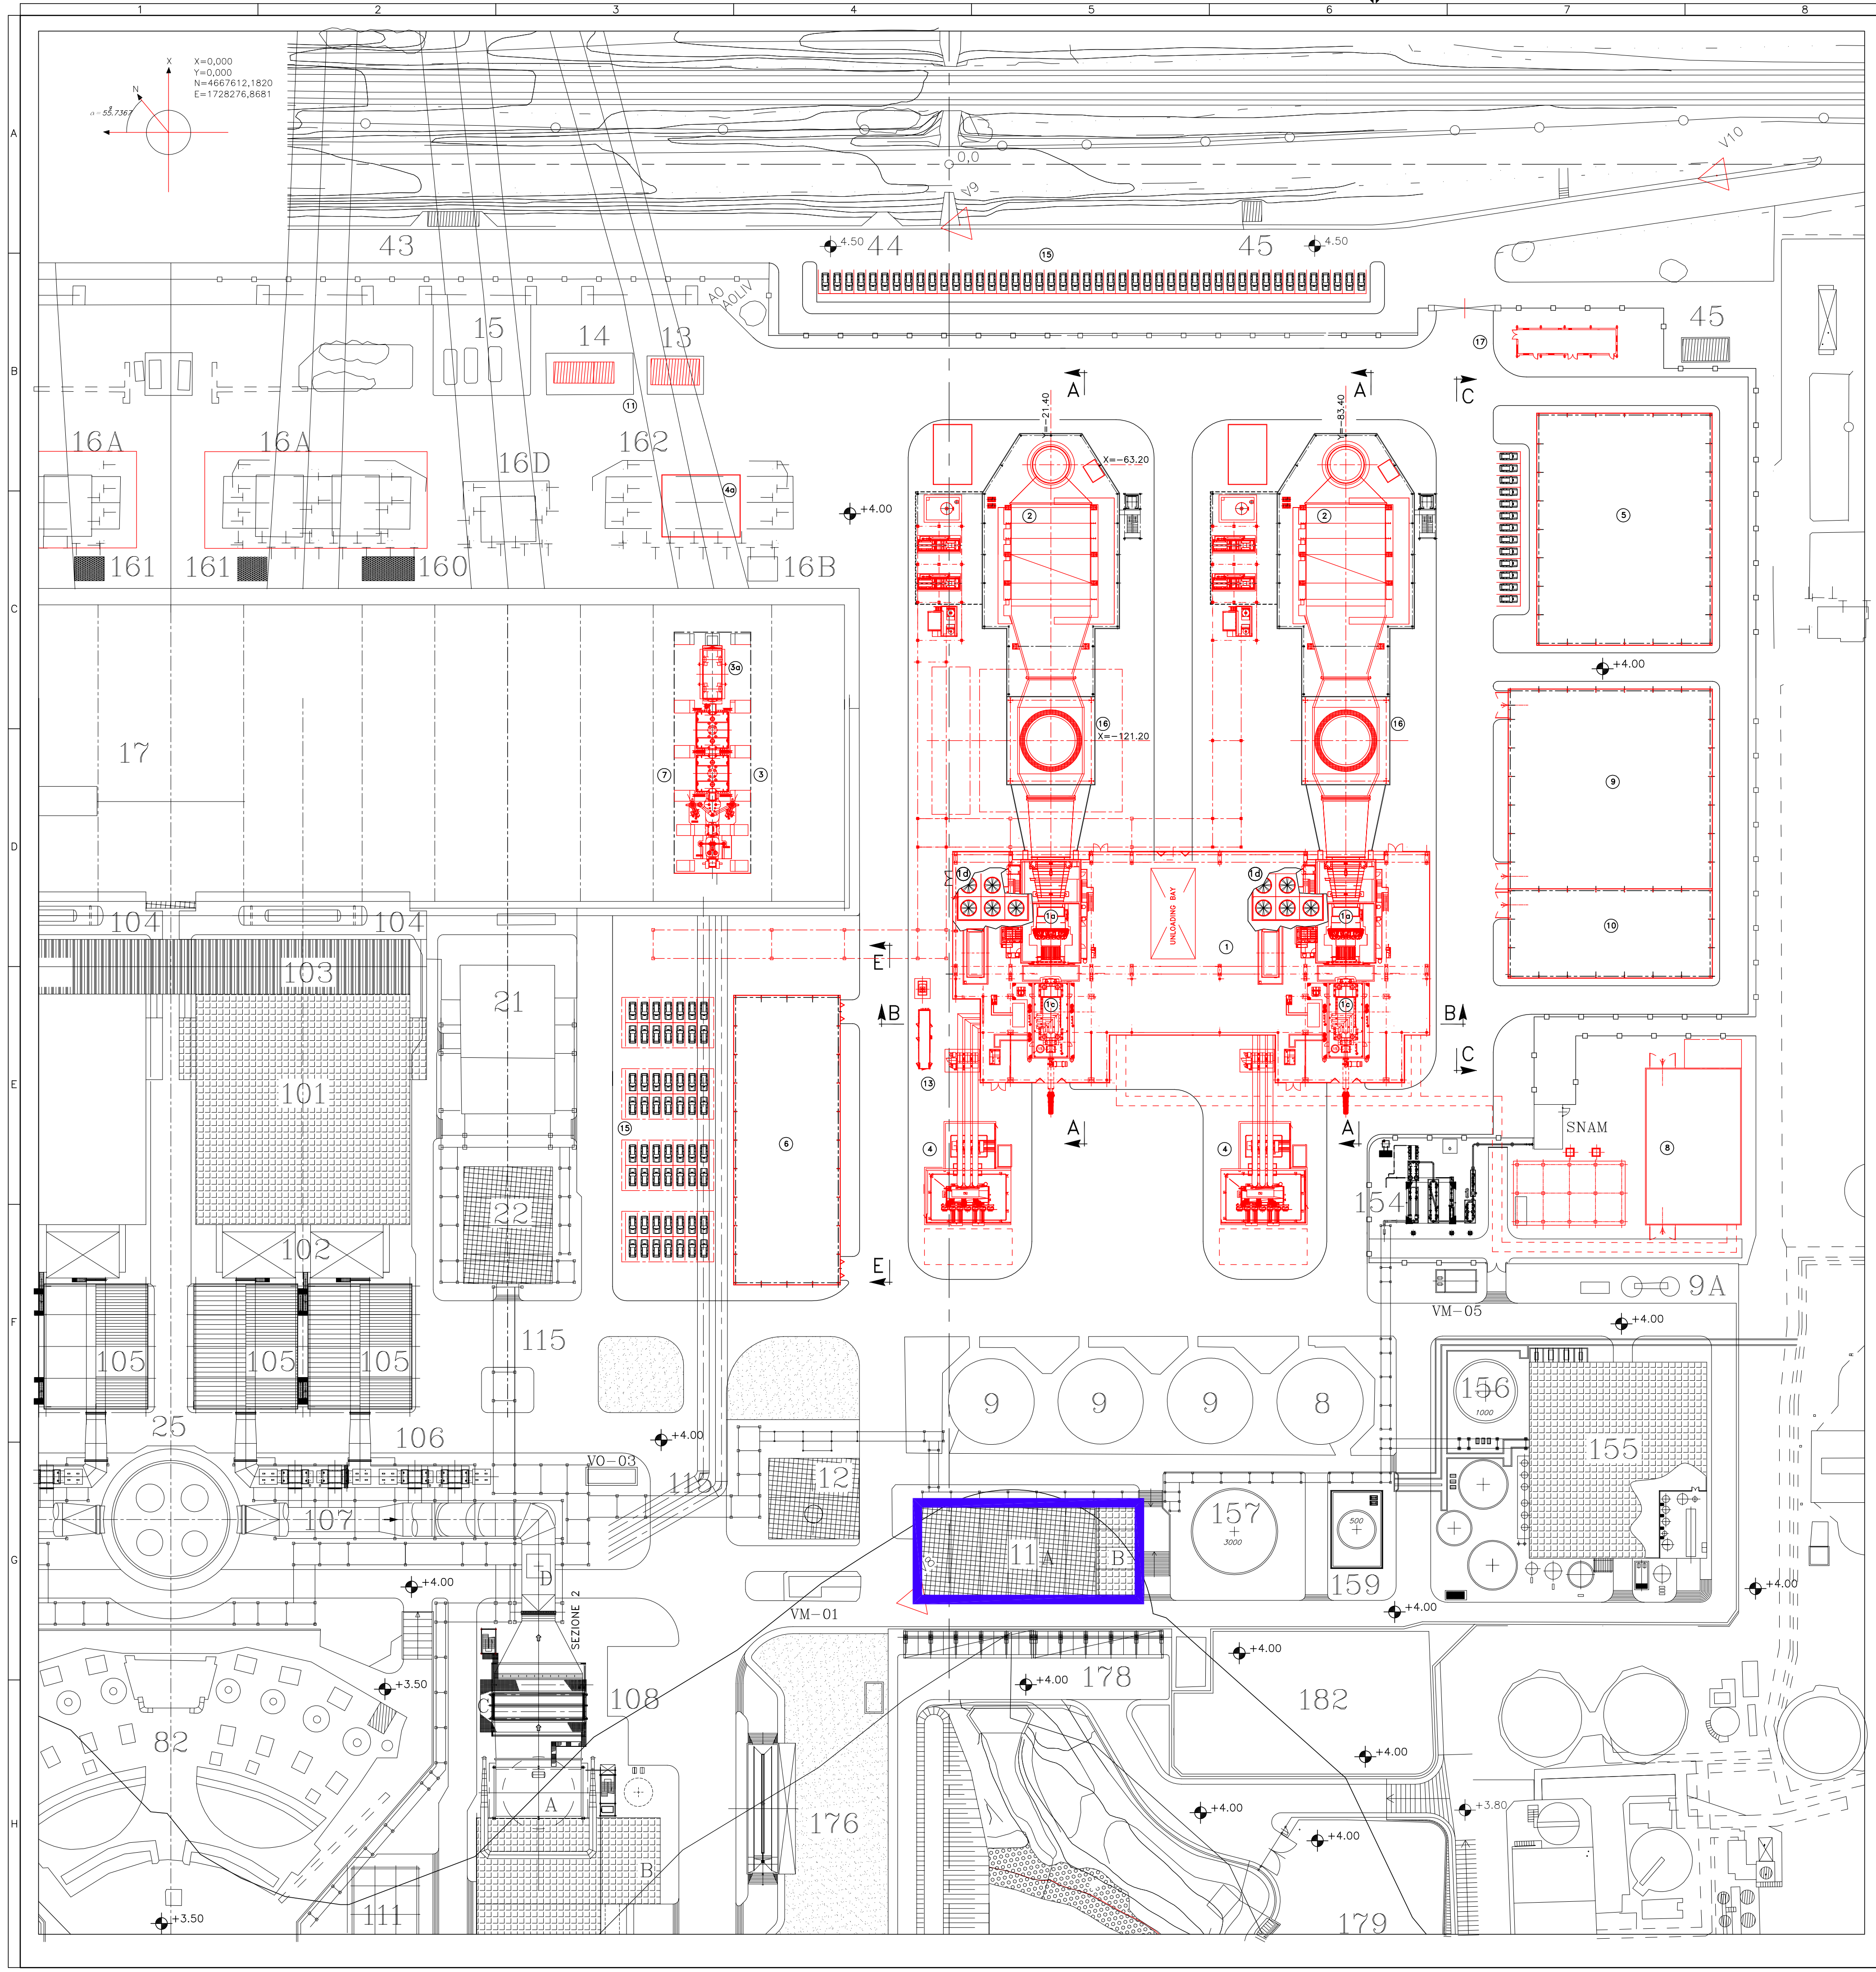

00	10-04-19	LC	RICHIESTA NOF VVF	PPD		PPD	PPD/FS
REV.	DATE	SCOPE	REVISIONE DESCRIZIONE	REVISIONE	COOPERAZIONE	APPROVATO	REVISIONE
Rev.	Date	Scope	Description of revision	Revision	Collaborator	Approved	Revised by
CLIENT ENEL GLOBAL GENERATION - GENERATION ITALY				JOB No. DOC No.			
PROJECT CAPACITY STRATEGY ITALY				EMPLOYER SYMBOL ENEL			
FROM TORREVALDALIGA - CONFIG. OC/GT/CCGT				PROJECT SYMBOL ENEL			
TITLE PROGETTO PRELIMINARE ANTINCENDIO				PROJECT SYMBOL ENEL			
PLANIMETRIA				PROJECT SYMBOL ENEL			
SCALE 1:500				DWG No. PBITC00742			
FILE NAME PBITC0074200.dwg				REV. 01			
THIS DOCUMENT IS PROPERTY OF ENEL SpA				Questo documento è proprietà di ENEL SpA.			
IT IS STRICTLY FORBIDDEN TO REPRODUCE THIS DOCUMENT WHOLLY OR PARTIALLY.				È severamente proibito riprodurre anche in parte il documento o disegnarne o farne copie senza permesso scritto.			
TO PREVENT ANY RELATED INFORMATION TO OTHERS WITHOUT PREVIOUS WRITTEN CONSENT.				Per evitare informazioni correlate ad altri senza permesso scritto.			